


3º PAVIMENTO - PARTE A

ESCALA 1:50

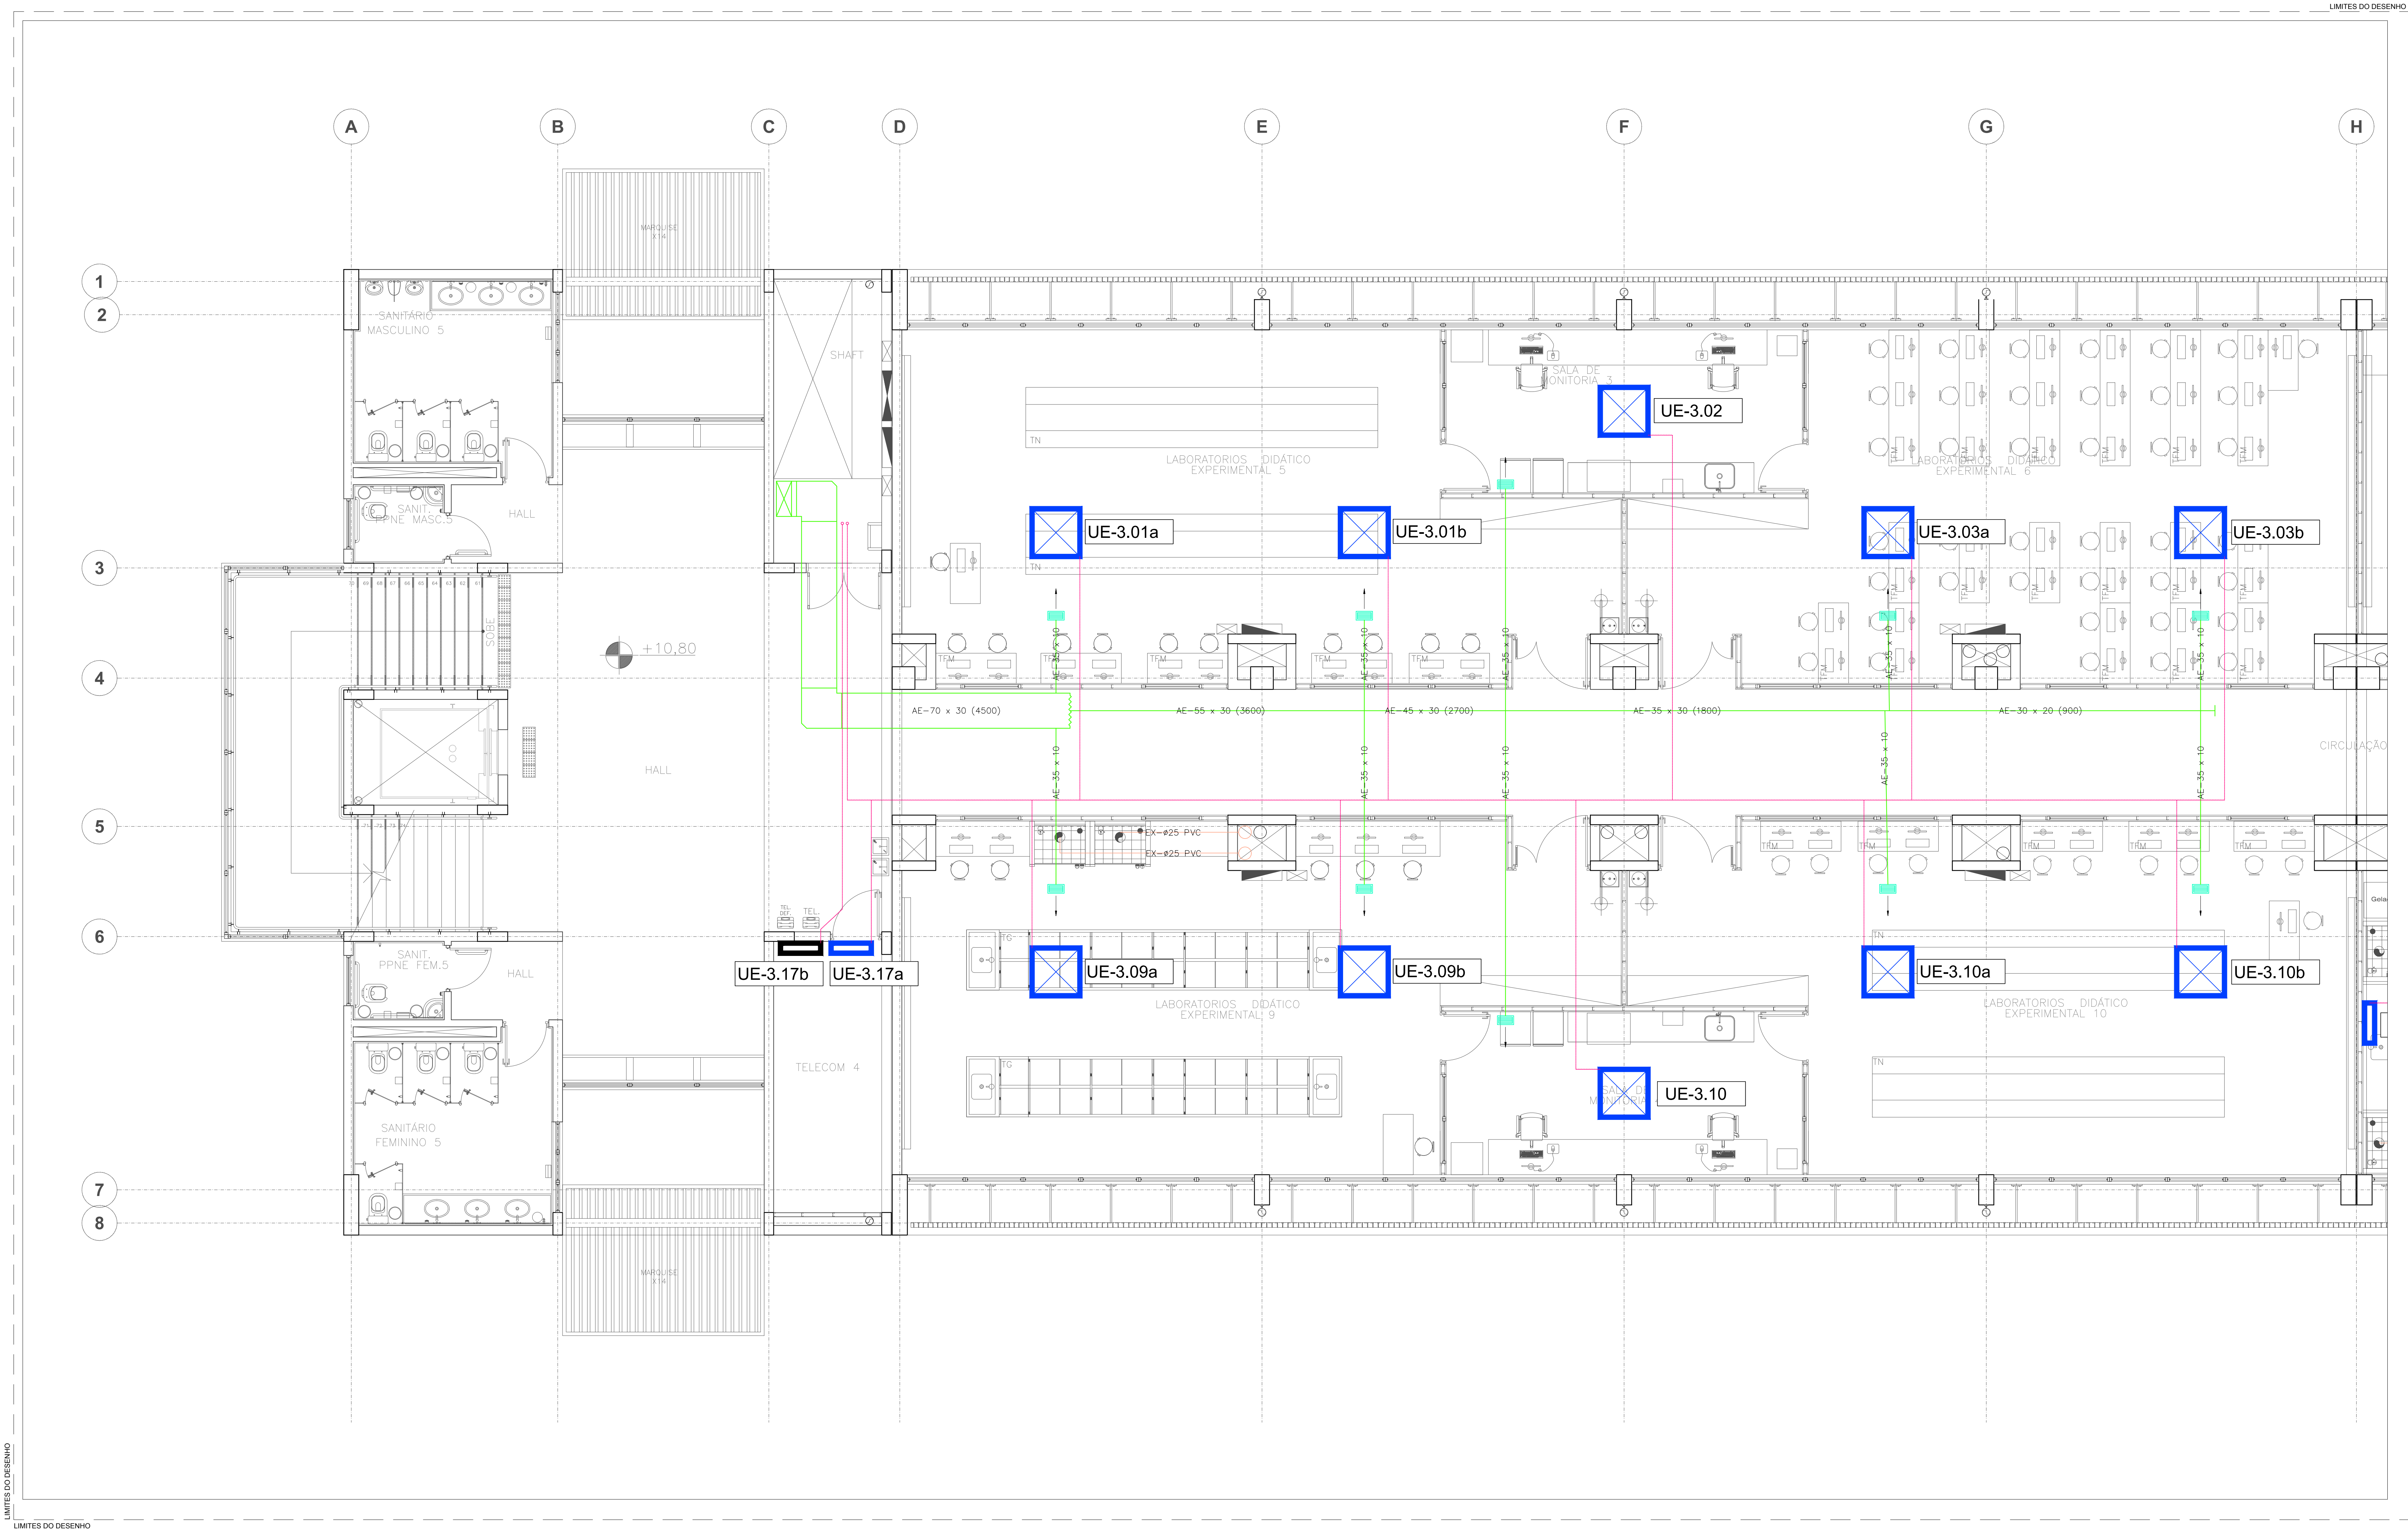

TAG EQUIPAMENTOS		
XX 000	NÚMERO SEQUENCIAL TAG EQUIPAMENTO	
	VC	CHILLER
	BA	BOMBA DE ÁGUA
	FC	FAN COL.
	UE	EVAPORADOR
	UC	CONDENSADOR
	EX	EXAUSTOR
	VE	VENTILADOR
	CX	CAIXA PORTA FILTRO
	DE	DESUMIDIFICADOR
	UM	UMIDIFICADOR
	BL	BOILER ÁGUA QUENTE
VZ 001	NÚMERO SEQUENCIAL TAG ACESSÓRIO	
	VZ	VENEZIANA
	GR	GRELHA
	DF	DIFUSOR
	MD	DAMPER MOTOR
	VD	DAMPER VOLUME
	FG	FILTRO GROSSO
	FF	FILTRO FINO
	FA	FILTRO ABSOLUTO
	NÚMERO SEQUENCIAL	

LEGENDA TUBULAÇÃO E DUTOS:	
	DUTO DE INSULAÇÃO DE AR CONDICIONADO
	DUTO DE RETORNO DE AR CONDICIONADO
	DUTO DE AR EXTERNO
	DUTO DE EXAUSTÃO DE AR
	DUTO DE PRESSURIZAÇÃO DE ESCADA / EXTRAÇÃO DE FUMAÇA
	DUTO FLEXÍVEL
	TUBULAÇÃO DE ALIMENTAÇÃO DE ÁGUA GELADA - AAG
	TUBULAÇÃO DE RETORNO DE ÁGUA GELADA - RAG
	TUBULAÇÃO FRIGORÍGENA - LINHA DE LÍQUIDO
	TUBULAÇÃO FRIGORÍGENA - LINHA DE SUÇÃO
	TUBULAÇÃO DE DRENO (CONDENSADO)
	PONTO DE DRENO
	PONTO DE FORÇA
	QUADRO ELÉTRICO
	TAG DE EQUIPAMENTOS

LEGENDA DE TAGS DO DESENHO:	
	TAG DE REVISÃO
	TAG DE NOTA

NOTAS GERAIS:

01- DIMENSÕES EM CENTÍMETROS, EXCETO INDICAÇÃO CONTRÁRIA.

02- ESTUDO DE ROTA DE CAMINHAMENTO DE DUTOS E REDE FRIGORÍGENA, NÃO UTILIZAR EM OBRA.

DOCUMENTOS DE REFERÊNCIA:

LISTA DE DOCUMENTOS DE REFERÊNCIA DO PROJETO:

01- CDSBLZE-A-130-R04- LABORATORIOS PLANTA N.º 10.80

02- ZETA_M05_PROFESSORES-R00

APROVAÇÃO

DATA

ANTEPROJETO
NÃO LIBERADO PARA OBRA
NATIVE HVAC - Projeto e Consultoria

REV.00	EMIÇÃO INICIAL - PARA ESTIMATIVA DE CUSTO	26/07/16	LMB
	MODIFICAÇÃO	DATA	RESP.

UFABC

Projetista

NATIVE HVAC - PROJETO E CONSULTORIA

AV. MIGUEL YUNES, 485 - T1 - SL66
CEP. 04444-000 - SÃO PAULO - SP
TEL. (11) 4901.9914
www.nativehvac.com.br

Título


BLOCO ZETA - UFABC - FASE 1

PLANTA UNIFILAR DE DUTOS E TUBULAÇÕES

3º PAVIMENTO - PARTE A

ANTEPROJETO

Escala	Projeto	Contrato	Fase	Pavimento	Folha	Rev.
1:50	LMB	16003	AP	LAY	004	00
Data	Aprovação técnica					
26/07/16	AFP					

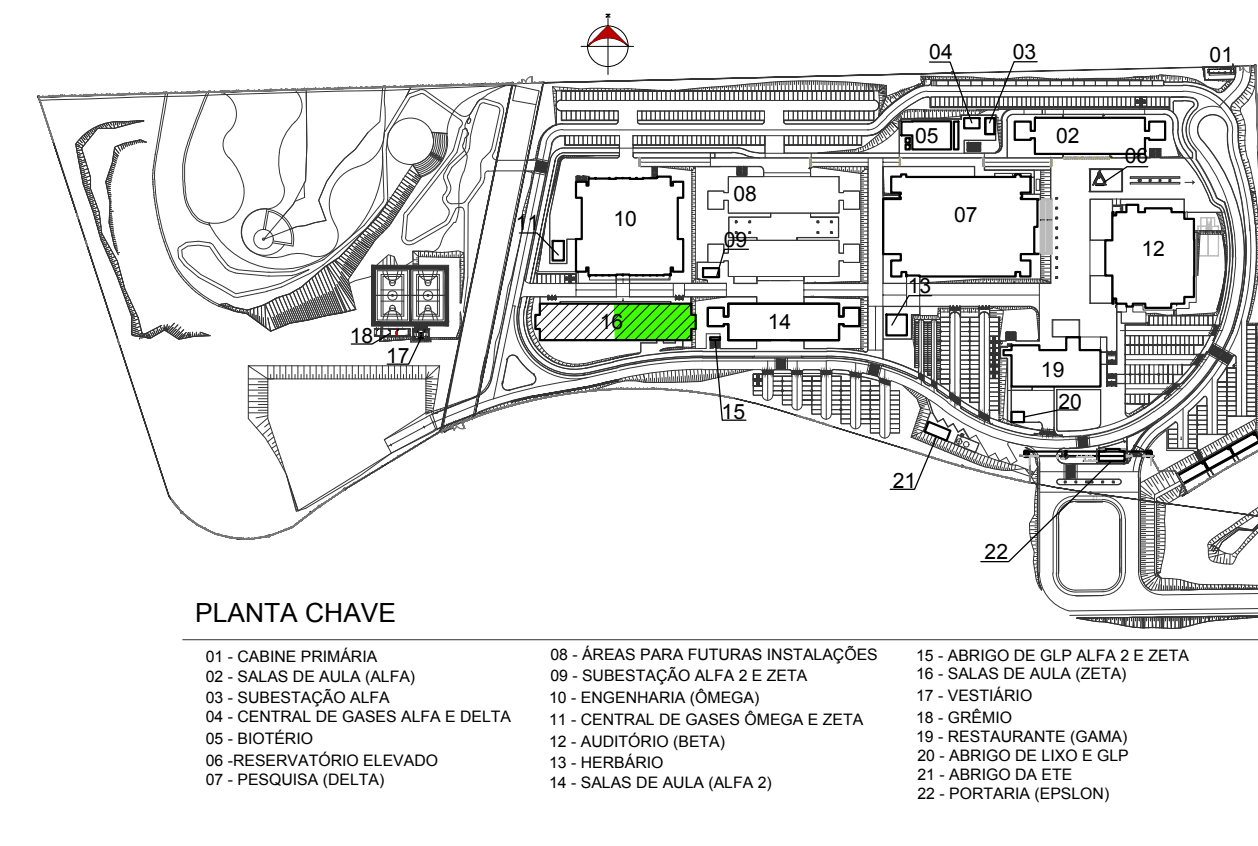

PLANTA CHAVE